


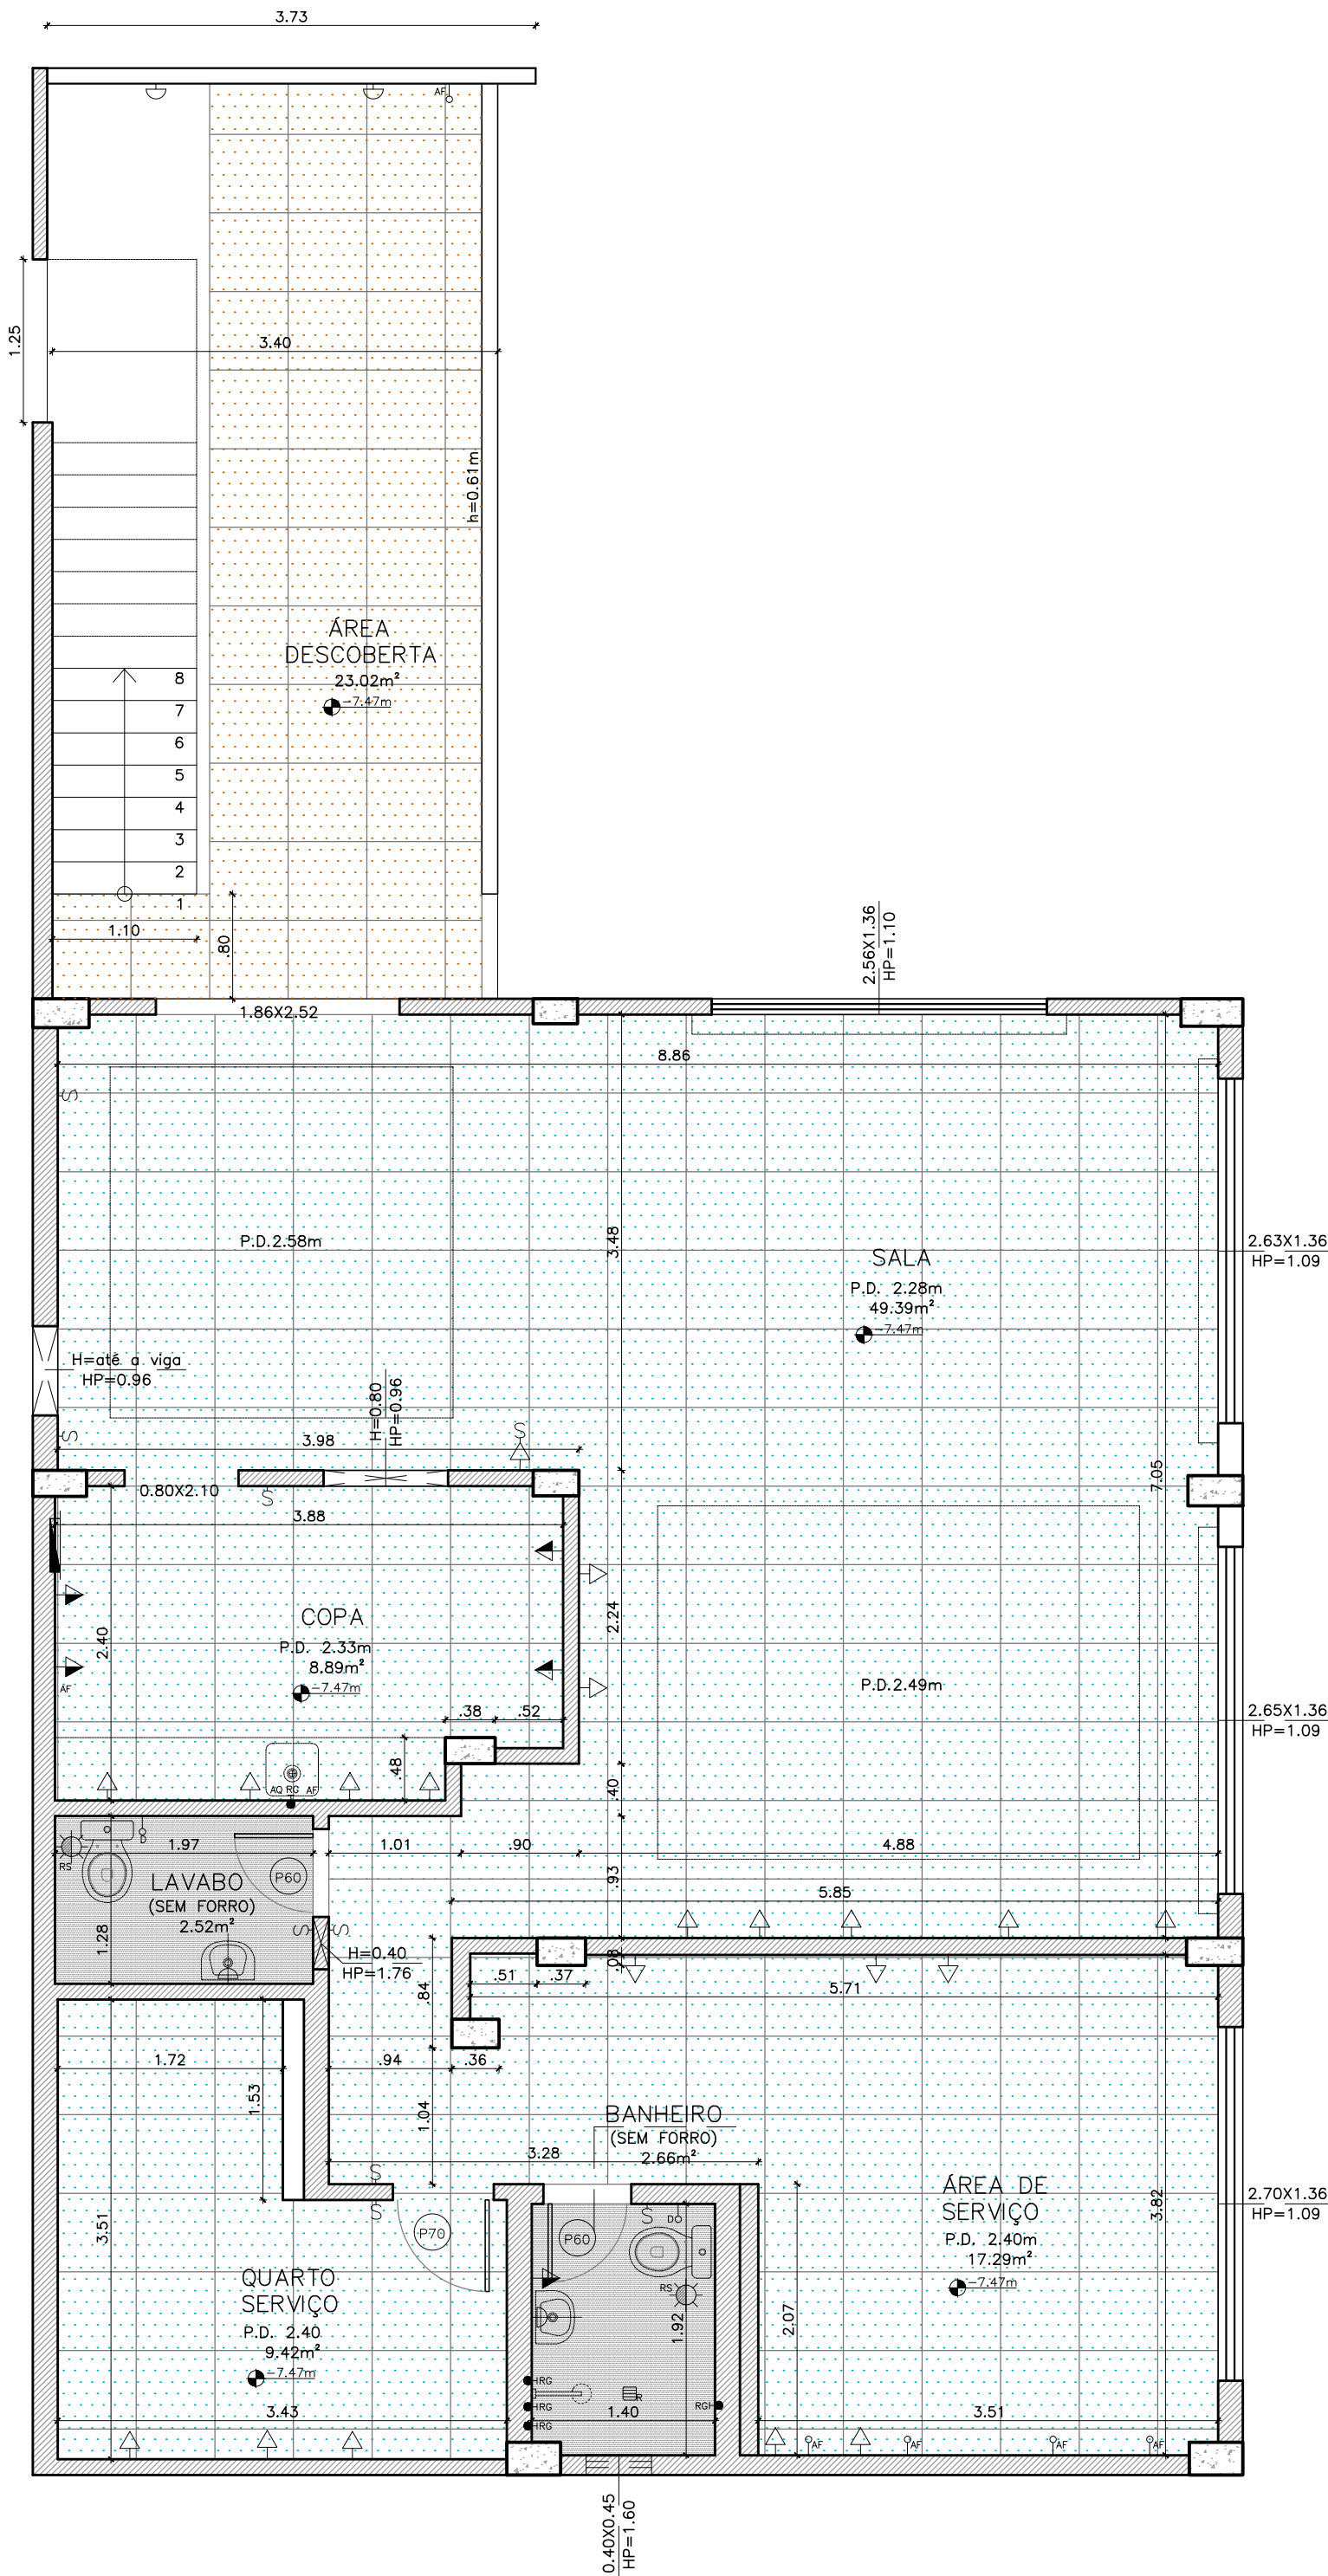

01 3º PAVIMENTO
1/50

SETAGEM		
COLOR	PEN	WIDTH
01	07	.10
02	07	.20
03	07	.30
04	07	.35
05	07	.40
06	07	.50
07	07	.13
09	09	.18
10	10	.18
12	07	.10
23	07	.10
30	30	.20
35	07	.10
41	07	.10
50	07	.40
62	07	.10
83	07	.10
142	07	.10
151	07	.10
163	07	.10
220	07	.10
251	251	.18
252	252	.18
254	254	.20

INSTALAÇÃO ELÉTRICA / ESPECIAIS	PONTOS DE LUZ	PONT. DE LUZ	LUZ/SENSOR	LUZ/VIGA	ARANDELA	ARANDELA/SENSOR	ARANDELA/V	ARANDELA AUTÔNOMA	FLUORESCENTE	FLUORESC/SP
	FLUORESC/VIGA	VENT. TETO	REFLETOR BAIXO	REFLETOR BAIXO EMERGENCIA	BALIZADOR	BALIZADOR EMERGENCIA	POSTE-1PETALA	POSTE-1PETALA EMERGENCIA	POSTE-2PETALAS	POSTE-2PETALAS
	BAIXA	MEDIA	ALTA	PISO	TETO	FORÇA BAIXA	FORÇA MEDIA	FORÇA ALTA	MICROONDAS	
	TELEF. BAIXO	TELEF. MEDIO	INTERFONE	TV BAIXA	TV MEDIA	PISO	INTERNET	PORTAO ELETR.	AUT. BOA	
INTERRUPTORES	SIMPLES	THREE-WAY	CAMPANHA	SENSOR PRES.						
	QUADROS E CAIXAS	LUZ/FORÇA	CX.PASSAGEM	TELEFONE	AMPLIF.RTV					
INST. SANIT.	CAIXAS DE ESGOTO	CX. INSPEÇÃO	CX. GORDURA	CX. SABÃO	GORD. ESPEC.	SIFONADA ESPEC.	ÁGUAS PLUVIAIS			
	RALOS	SECO	SIFONADO	SIF.TAMPA CEGA	HEMISFÉRICO	CAVALIETA	BOCA DE LOBO	RALO 15 X 15	RALO 20 X 20	GRELHA
INSTALAÇÃO HIDRÁULICA/ INCENDIO	TORNEIRA	RG GAVETA	RP PRESSÃO	FILTRO	HIDRÔMETRO	DUCHA MAN.				
	CO2 6Kg	CO2 4kg	PQ QUÍMICO	ESPUMA	ÁGUA PRESSUR.	SPRINKLER	SPK PAREDE			
INSTALAÇÃO DE GÁS (GERAL)	PT DE GÁS	AQUECEDOR	CHAMINÉ	PRUM SOBRE	PRUM DESCE					
	PARA-RAIOS	CIGARRA	PRUMADA	ALTO-FALANTE	DETECT. FUMAÇA	EXAUSTÃO	CÂMERA	SENSOR INFRAV. PERIMETRAL		
OUTROS	CX.PASS. 4x4 h=2m	CX.PASS. 4x4 NO TETO	CX.PASS. PISO	ANTENA COLETA	DIMER	DRENO AR COND.				

SIMBOLOGIA DE ARQUITETURA					
VISTA	CORTE	DETALHES	IDENTIF. PORTA	IDENTIF. JANELA	NÍVEL
NOME VISTA	NOME DO CORTE	NºDESENHO	NºESQUADRIA	NºESQUADRIA	PISO ACABADO
Nº PRANCHA	Nº PRANCHA	NºPRANCHA	NºSOLEIRA		PISO EM OSSO

PISOS			
ACABADO	60X60 (EXTERNO)	60X60 (INTERNO)	CIMENTADO
CONVENÇÕES			

QUADRO DE ESQUADRIAS				
ESPEC.	REF.	FOLHA	DIMENSÕES OSSO	
MADEIRA	P60	0.60x2.10		LOCALIZAÇÃO
	P70	0.70x2.10		
	P80	0.80x2.10		
	P100	0.70x2.10		

NOTAS:
1- COTAS EM METROS.
2- BANHEIROS EM OSSO.
3 - NÃO HÁ NO LOCAL BANCADAS, LOUÇAS E METAIS. DESENHOS APENAS REPRESENTATIVOS.

00	07/06/2016	EMISSION INICIAL	M.CAROLINA
REVISÃO	DATA	CONTEÚDO	DESENHO

OBRA

FRANZ POST - FREGUESIA

ENDERECO

RUA FRANZ POST, LOTE 05 - FREGUESIA

DISCIPLINA

ARQUITETURA

ETAPA

LEVANTAMENTO

PRANCHA No

03

TITULO DO DESENHO

PLANTA BAIXA - 3º PAVIMENTO

ARQUIVO

00_LEVANTAMENTO_FRNZ POST.dwg

DATA

07/06/2017

ESCALA

1:50

COORDENADORA

MARIA CAROLINA CAMBRAIA

VISTO

PROJETO

CLIENTE

ANTONIO ROMANO

chambela
arquitetura

tel: 3331-2440

DIREITOS AUTORAIS RESERVADOS. A REPRODUÇÃO TOTAL OU PARCIAL SEM PRÉVIA AUTORIZAÇÃO, SUJEITARÁ O INFRATOR AS PENAS DA LEI 5194 DE 24/12/66.