


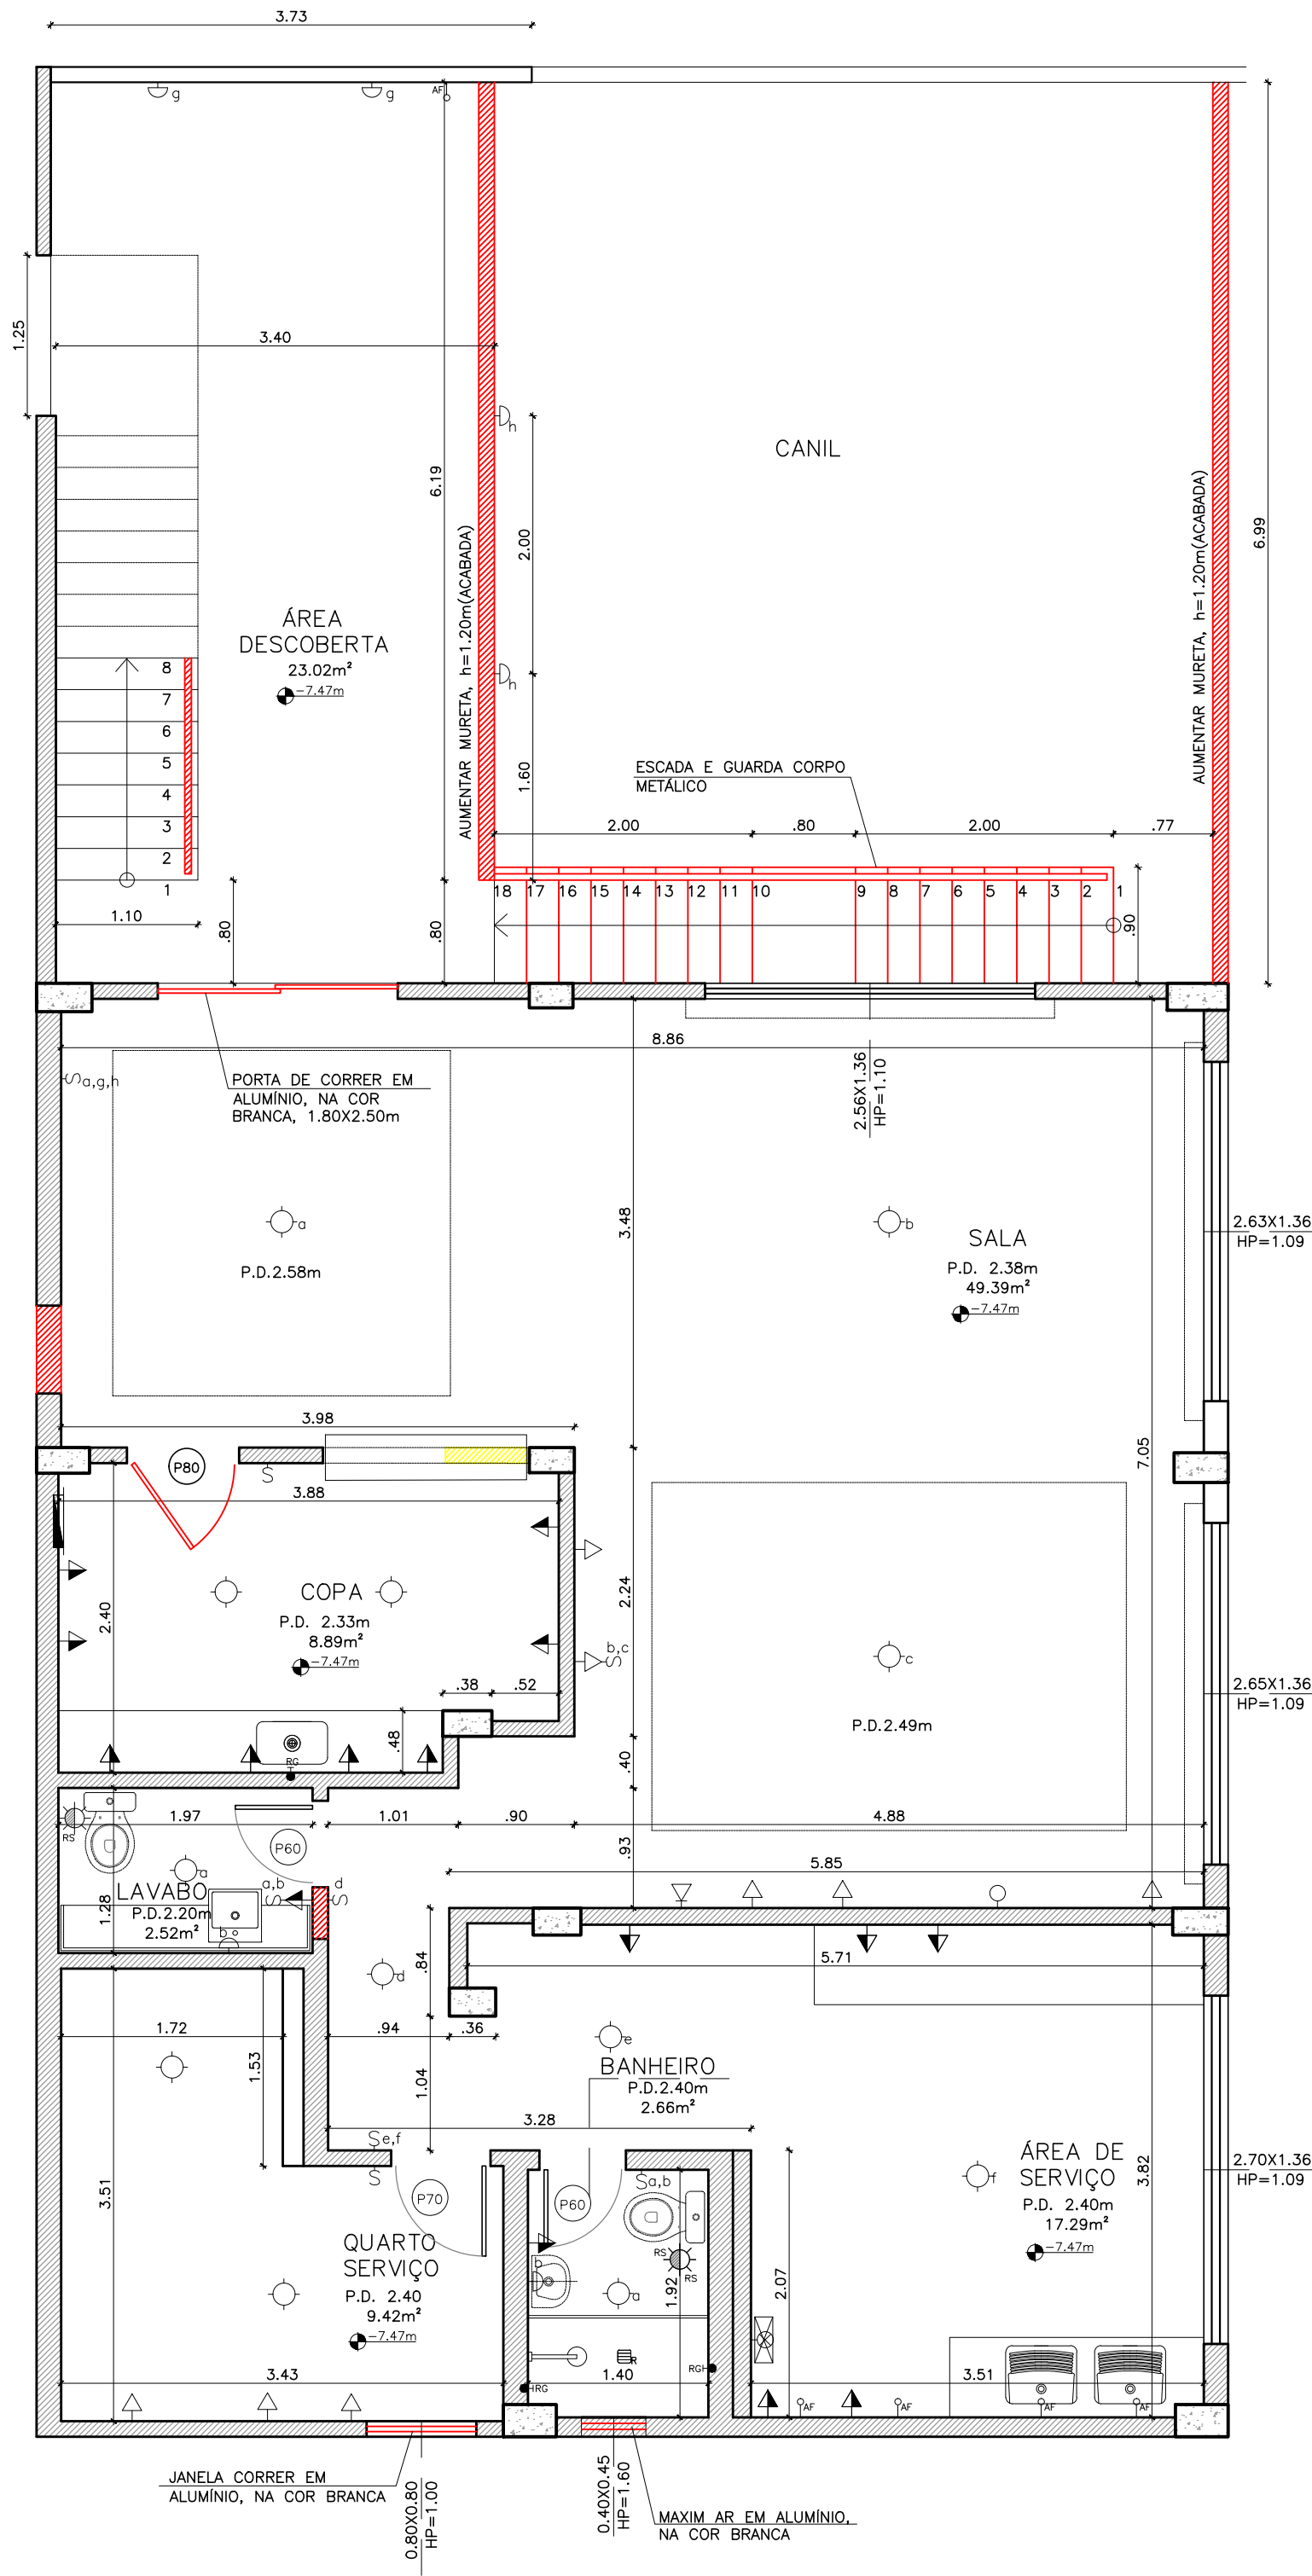

LEGENDA:
CONSTRUIR
DEMOLIR

INSTALAÇÃO ELÉTRICA/ESPECIAIS	PONTOS DE LUZ	PONT. DE LUZ	LUZ/SENSOR	LUZ/VIGIA	ARANDELA	ARAND./SENSOR	ARANDELA/VIGIA	ARANDELA AUTÔNOMA	FLUORESCENTE	FLUORESC/SP
	FLUORESC/VIGIA	VENT. TETO	REFLETOR BAIXO	REFLETOR BAIXO EMERGÊNCIA	BALIZADOR	BALIZADOR EMERGÊNCIA	POSTE-1PÉTALA	POSTE-2PÉTALA		
	BAIXA	MEDIA	ALTA	PISO	TETO	FORÇA BAIXA	FORÇA MEDIA	FORÇA ALTA	MICROONDAS	
	TELEF. BAIXO	TELEF. MEDIO	INTERFONE	TV BAIXA	TV MEDIA	PISO	INTERNET	PORTÃO ELETR.	AUT. BOIA	
	INTERRUPTORES	SIMPLES	THREE-WAY	CAMPANHA	SENSOR PRES.					
INST. SANIT.	CAIXAS DE ESGOTO	CX. INSPÇÃO	CX. GORDURA	CX. SABÃO	GORD. ESPEC	SIFONADA ESPEC	ÁGUAS PLUVIAIS			
	RALOS	SECO	SIFONADO	SIF.TAMPA CEGA	HEMISFÉRICO	CAVALIETA	BOCA DE LOBO	RALO 15 X 15	RALO 20 X 20	CRELHA
INSTALAÇÃO HIDRÁULICA/ INCENDIO	TORNEIRA	RG GAVETA	RP PRESSÃO	FILTRO	HIDRÔMETRO	DUCHA MAN.				
	CO2 6Kg	CO2 4kg	PQ QUÍMICO	ESPUMA	ÁGUA PRESSUR.	SPRINKLER	SPK PAREDE	HIDRANTE RECALQUE		
INSTALAÇÃO DE GÁS (GERAL)	PT DE GÁS	AQUECEDOR	CHAMINÉ	PRUM SOBRE	PRUM DESCE					
	PARA-RAIOS	CICARRA	PRUMADA	ALTO-FALANTE	DETECT. FUMAÇA	EXAUSTÃO	CAMERA	SENSOR INFRAV. PERIMETRAL		
OUTROS	CX.PASS. 4x4 h=2m	CX.PASS. 4x4 NO TETO	CX.PASS. PISO	ANTENA COLETIVA	DIMER	DRENO AR COND.				

SÍMBOLOGIA DE ARQUITETURA				
VISTA	CORTE	DETALHES	IDENTIF. PORTA	IDENTIF. JANELA
NOME VISTA	NOME DO CORTE	NºDESENHO	NºESQUADRIA	NºESQUADRIA
Nº PRANCHA	Nº PRANCHA	NºPRANCHA	NºSOLEIRA	NºSOLEIRA
PISOS				
ACABADO				
CONVENÇÕES				
QUADRO DE ESQUADRIAS				
ESPEC.	REF.	FOLHA	DIMENSÕES OSSO	LOCALIZAÇÃO
MADEIRA	P60	0.60x2.10		
	P70	0.70x2.10		
	P80	0.80x2.10		
	P100	0.70x2.10		

NOTAS:			
1- COTAS EM METROS.			
2- BANHEIROS EM OSSO.			
00	25/07/2016	EMIÇÃO INICIAL	M.CAROLINA
REVISÃO	DATA	CONTEÚDO	DESENHO

OBRA

FRANZ POST - FREGUESIA

ENDERECO

RUA FRANZ POST, LOTE 05 - FREGUESIA

DISCIPLINA

ARQUITETURA

ETAPA

PROJETO EXECUTIVO

PRANCHA Nº

03

TITULO DO DESENHO

PLANTA BAIXA - 3º PAVIMENTO

ARQUIVO

01_PLANTAS_GERAIIS_FRANZ_POST.dwg

DATA

25/07/2017

ESCALA

1:50

COORDENADORA

MARIA CAROLINA CAMBRAIA

VISTO

PROJETO

chambela & cambraia arquitetura

CLIENTE

ANTONIO ROMANO

tel: 3331-2440

DIREITOS AUTORAIS RESERVADOS. A REPRODUÇÃO TOTAL OU PARCIAL SEM PRÉVIA AUTORIZAÇÃO, SUJEITARÁ O INFRATOR AS PENAS DA LEI 5194 DE 24/12/66.